

MAPA DO CELOW PROJEKTOWYCH PL. KAZIMIERZA

KERG : 112-423/2010
Nr ks. rob. 1388/2010

Województwo opolskie
Miasto – gmina Opole
Wież – obręb Opole
k.m 41 dz.18/2
Położenie ul. Niemodlińska, pl. Kazimierza

Godło mapy zas. 474, 112, 2013, 2031
Skala 1 : 500
Układ współrzędnych: 1965
Układ odniesienia: Kronsztadt

inż. Adam Krynicky
Geodeta uprawniony
Zaśw. nr 893
Sporządził

Prezydent Miasta Opola
Miejski Ośrodek Dokumentacji Geodezyjno Kartograficznej
w Opolu

W obszarze oznaczonym niegdyś jako teren planowanej aktualizacji treści mapy zasadniczej. Dokumenty z planu aktualizacji przyjęto do zasobu powiatowego wydawnictwa i zarchiwizowano pod nr 112-423/2010

Niniejsza mapa może służyć do celów projektowych


Projektowane obiekty budowlane wraz z opisem pozwolenia na budowę podlegają wyłączeniu i prezentacji powykonawczej, przez jednostki uprawnione do wykonania prac geodezyjnych

Opole, 11.11.2010

PREZYSTMIASTA OPOLE
Na podstawie art. 23 ust. 1 ustawy z dnia 17 maja 1989 r. Prawo geodezyjne i kartograficzne (Dz. U. z 2005 r. nr 240 poz. 2027 ze zm.) dokonano kopii mapy projektowanych sieci uzbrojenia terenu (SIEĆ ENERGETYCZNA (S.Y.G. SINE LINA)) z dnia 15.11.2010 r. z uwzględnieniem uzgodnień z dnia 15.11.2010 r. (Załącznik nr GNGIK.74.15.152.57 z dnia 15.11.2010 r.)

505/10
15 GRU 2010
Czajka Czajka
Za Naczelnik Wydziału
Geodeta Nr 1000

Nie wyłącza się istnienia w terenie innych nie wykazanych na niniejszej mapie urządzeń podziemnych, które nie były zgłoszone do inwentaryzacji lub o których brak jest informacji w instytucjach branżowych

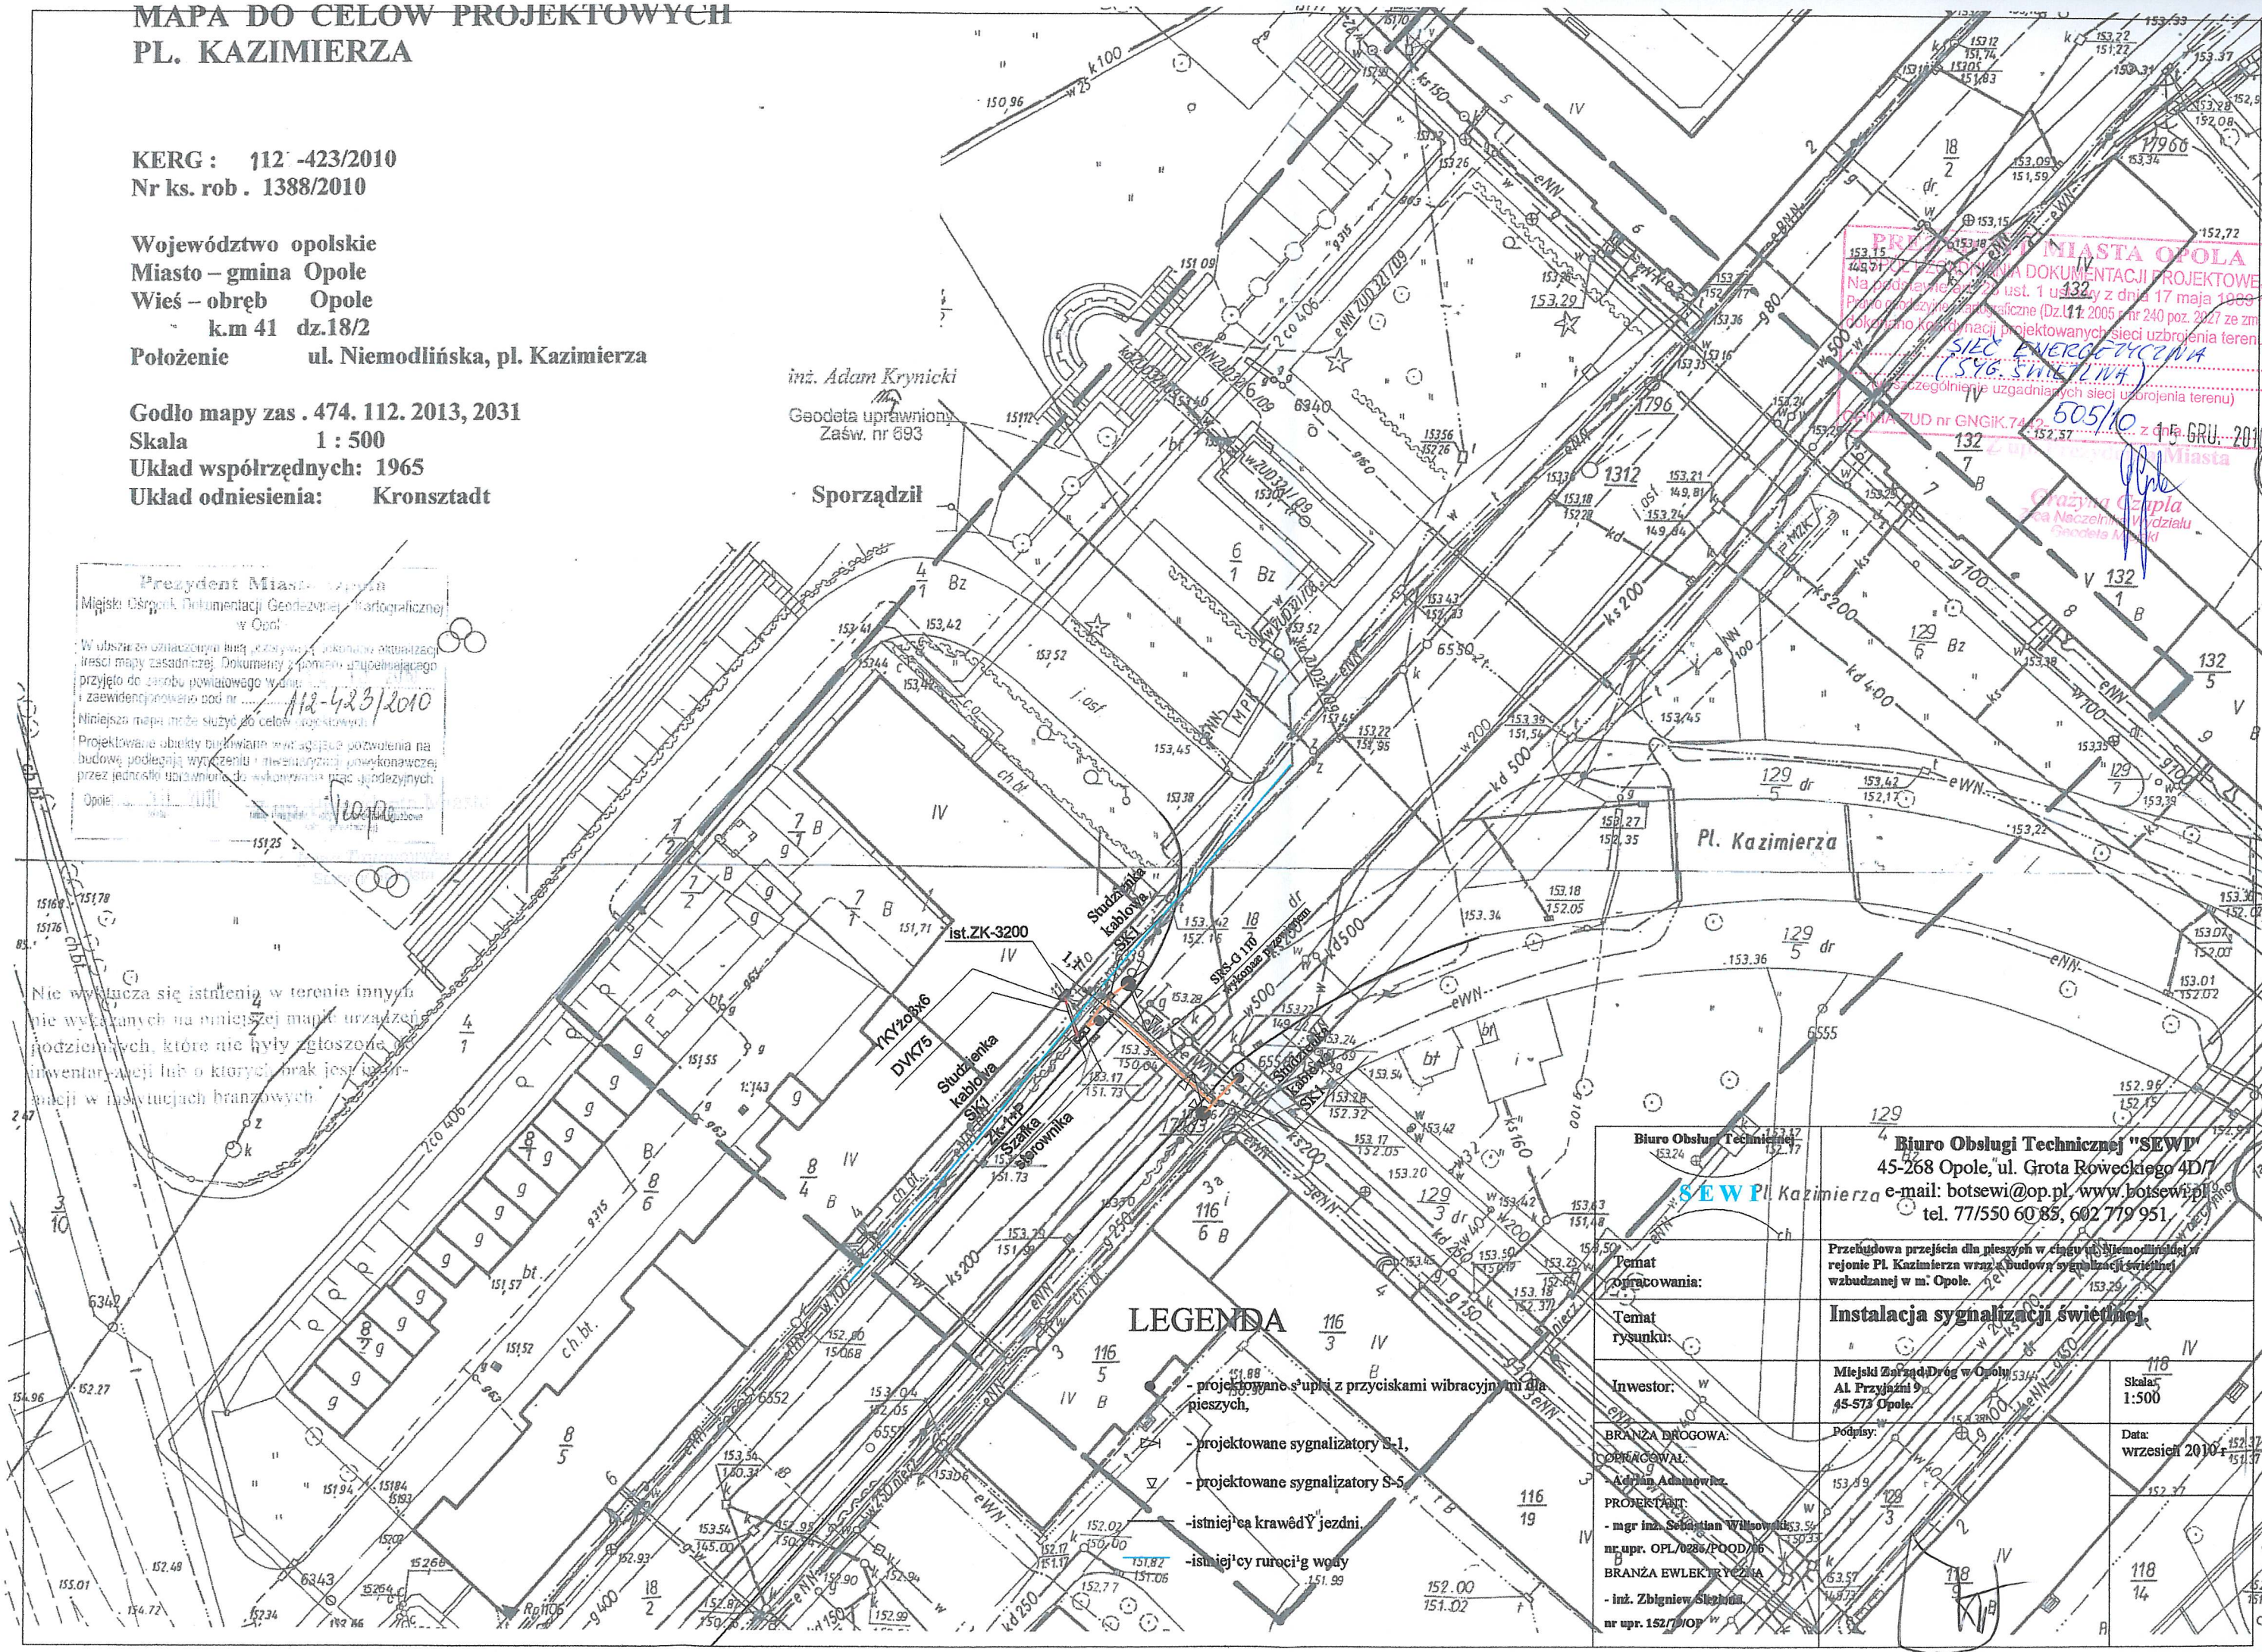

LEGENDA

- projektowane s'upki z przyciskami wibracyjnymi dla pieszych,
- projektowane sygnalizatory S-1,
- projektowane sygnalizatory S-5,
- istniejąca krawędź jezdni,
- istniejący rurociąg wody

<p>Biurowo Obsługi Technicznej "SEWP"</p> <p>45-268 Opole, ul. Grota Roweckiego 4D/7</p> <p>e-mail: botsewi@op.pl, www.botsewi.pl</p> <p>tel. 77/550 60 85, 602 719 951</p>		<p>Biurowo Obsługi Technicznej "SEWP"</p> <p>45-268 Opole, ul. Grota Roweckiego 4D/7</p> <p>e-mail: botsewi@op.pl, www.botsewi.pl</p> <p>tel. 77/550 60 85, 602 719 951</p>	
<p>Przebiegowa przebiega dla pieszych w ciągu ul. Niemodlińskiej w rejonie Pl. Kazimierza wraz z budową sygnalizacji świetlnej wzdłuż ul. w m. Opole.</p>		<p>Instalacja sygnalizacji świetlnej.</p>	
<p>Inwestor:</p> <p>BRANŻA DROGOWA:</p> <p>OPRACOWAŁ:</p> <p>PROJEKTANT:</p> <p>nr. opr. OPL/0286/POD/06</p> <p>BRANŻA EWLEKTRYCZNA:</p> <p>nr. opr. 152/10/OP/14</p>		<p>Miejski Zarząd Dróg w Opolu</p> <p>Al. Przyjaźni 9</p> <p>45-573 Opole</p> <p>Podpisał:</p> <p>Data: wrzesień 2010 r.</p>	
<p>Skala: 1:500</p> <p>Data: wrzesień 2010 r.</p>		<p>Skala: 1:500</p> <p>Data: wrzesień 2010 r.</p>	