


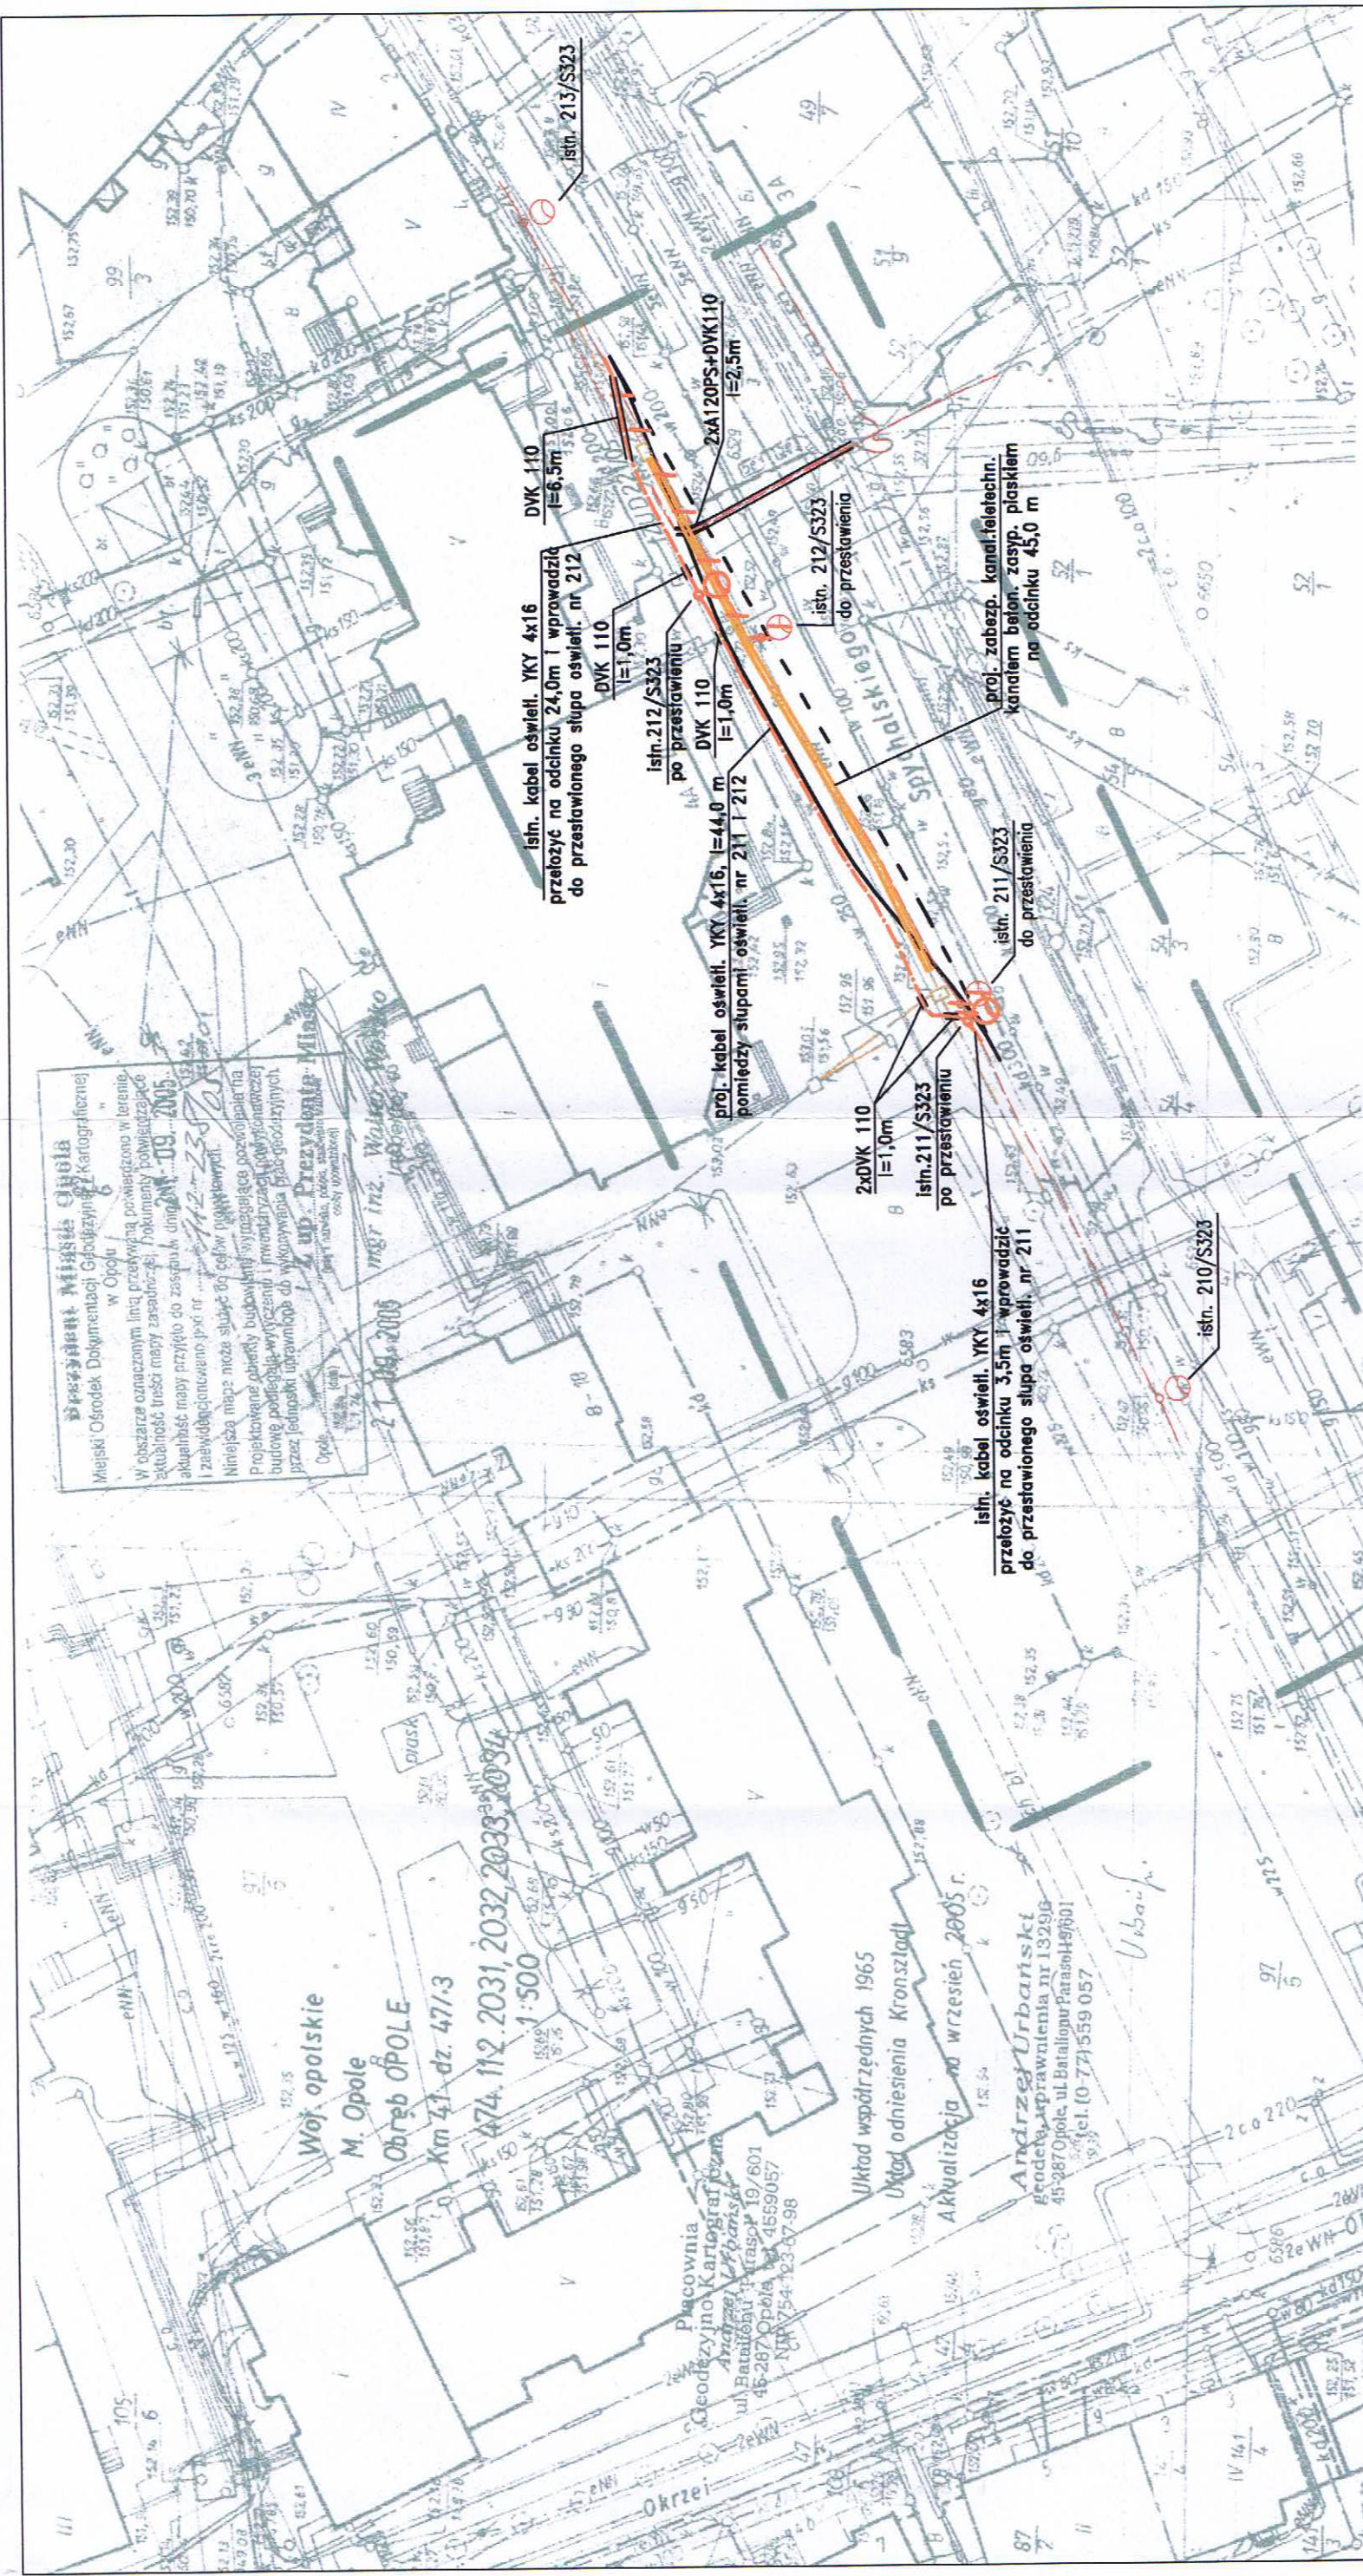

pro kom		Pracownia Projektowa "PROKOM"	
		45-057 Opole, ul. Ozimska 8 tel/fax (077) 454 55 21	
ZAMAWIAJĄCY:	Miejski Zarząd Dróg w Opolu		
OBIEKT:	Budowa zatoki autobusowej na ul. Spychalskiego w Opolu		
		Projekt budowlano - wykonawczy	
RYSUNEK:	ZBIORCZA PLANSZA UZBROJENIA		
Projektant:	mgr inż. Kazimierz Kurowski	drogi	229/94/Op
Opracował:	mgr inż. Marcin Dziadziak	drogi	18/6/Op
Sprawdzący:	mgr inż. Antoni Plamitzer	elektr.	201/91/Op
Projektant:	mgr inż. Ewald Mugała	elektr.	195/91/Op
Sprawdzący:	mgr inż. Krzysztof Giesse	telekom.	201/91/Op
Projektant:	mgr inż. Krzysztof Giesse	telekom.	201/91/Op
Sprawdzący:	mgr inż. Ewald Mugała	telekom.	201/91/Op
Kierownik Pracowni:	mgr inż. Kazimierz Kurowski		
SKALA: 1:500	DATA: 04.2007	RYS. NR 1	

OZNACZENIA CZ. ELEKTRYCZNA

- istn. sieć kablowa oświetlenia ulicznego
- istn. sieć kablowa teletechniczna
- istn. kable niskiego napięcia
- proj. zabezpieczenie istniejących sieci teletechnicznych
- proj. kanalizacja teletechniczna
- istn. kable niskiego napięcia po przebudowie
- istn. sieć oświetlenia ulicznego po przebudowie
- istn. sieci do demontażu
- istn. sieci do przebudzenia